


STAN PROJEKTOWANY

Instalacja wentylacji - Rzut parteru cz.2

Skala 1:100

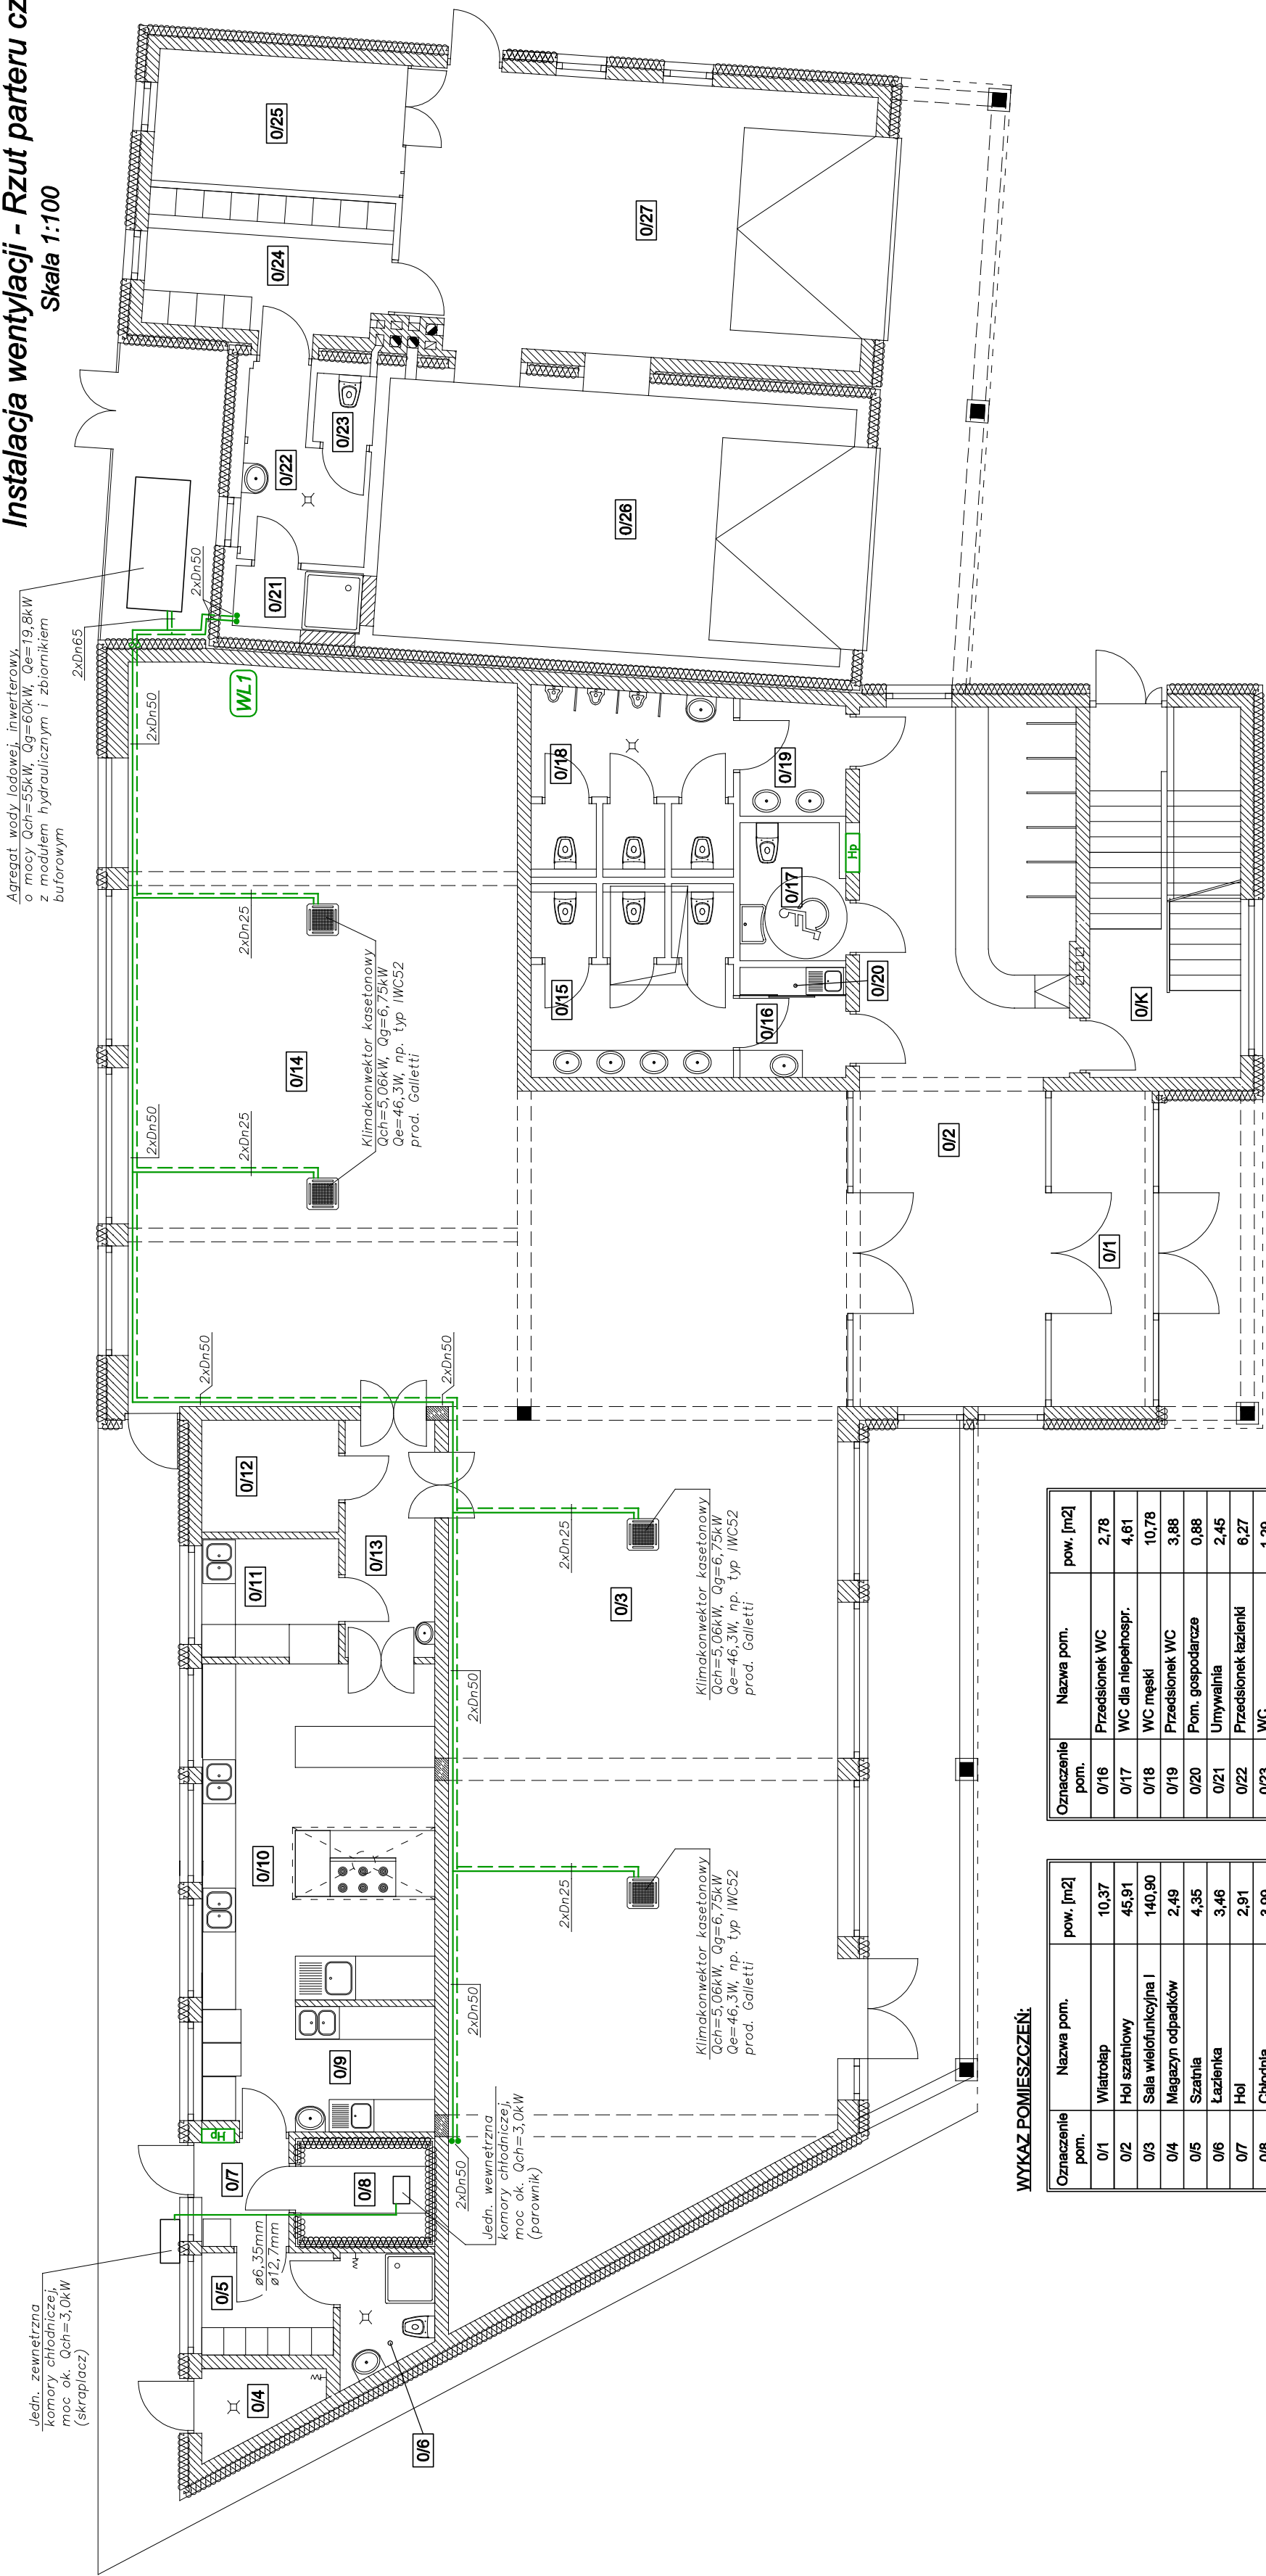

Przewody – Inst. wentylacji

- Przewody nawiewne
- Przewody wywiewne
- Czynnik chłodniczy zasilanie/powrót

Oznaczenie pom.	Nazwa pom.	pow. [m2]
0/1	Wiatrołap	10,37
0/2	Hol szatniowy	45,91
0/3	Sala wielofunkcyjna I	140,90
0/4	Magazyn odpadków	2,49
0/5	Szatnia	4,35
0/6	Łazienka	3,46
0/7	Hol	2,91
0/8	Chłodnia	3,99
0/9	Obróbka wstępna	5,92
0/10	Kuchnia	29,45
0/11	Zmywalnia	5,25
0/12	Magazyn podręczny	4,97
0/13	Komunikacja	6,88
0/14	Sala wielofunkcyjna II	94,68
0/15	WC damski	11,39

Oznaczenie pom.	Nazwa pom.	pow. [m2]
0/16	Przedstonek WC	2,78
0/17	WC dla niepełnospr.	4,61
0/18	WC męski	10,78
0/19	Przedstonek WC	3,88
0/20	Pom. gospodarcze	0,88
0/21	Umywalnia	2,45
0/22	Przedstonek łazienki	6,27
0/23	WC	1,29
0/24	Szatnia	10,76
0/25	Magazyn	10,70
0/26	Stanowisko postojowe	39,70
0/27	Stanowisko postojowe	41,94
0/K	Klatka schodowa	17,81
	łącznie	508,96

WYKAZ POMIESZCZEŃ:

Rozbudowa, przebudowa i nadbudowa istniejącego budynku z garażami, pełniącego funkcję usługową, społeczno-kulturalną, wraz ze zmianą sposobu użytkowania poddasza z przeznaczeniem na cele użytkowe

PROJEKTANT:
mgr inż. Marek Drozd
up. nr PDK/0127/POOS/07

SPRAWDZAJĄCY:
mgr inż. Mariusz Mazur
up. nr PDK/0084/POOS/13

ASYSTENT PROJ.:
mgr inż. Jolanta Drozd

ASYSTENT PROJ.:
mgr inż. Magdalena Twardak

INST. SANITARNE



Wsparcie inwestycji
Adres biura: ul. Mostowa 2/I piętro
37-700 Przemyśl, www.ridkon.pl

STAN PROJEKTOWANY
Instalacja wentylacji
Rzut parteru cz.2

PB
S-8