


STAN PROJEKTOWANY

Instalacja wentylacji - Rzut dachu

Skala 1:100

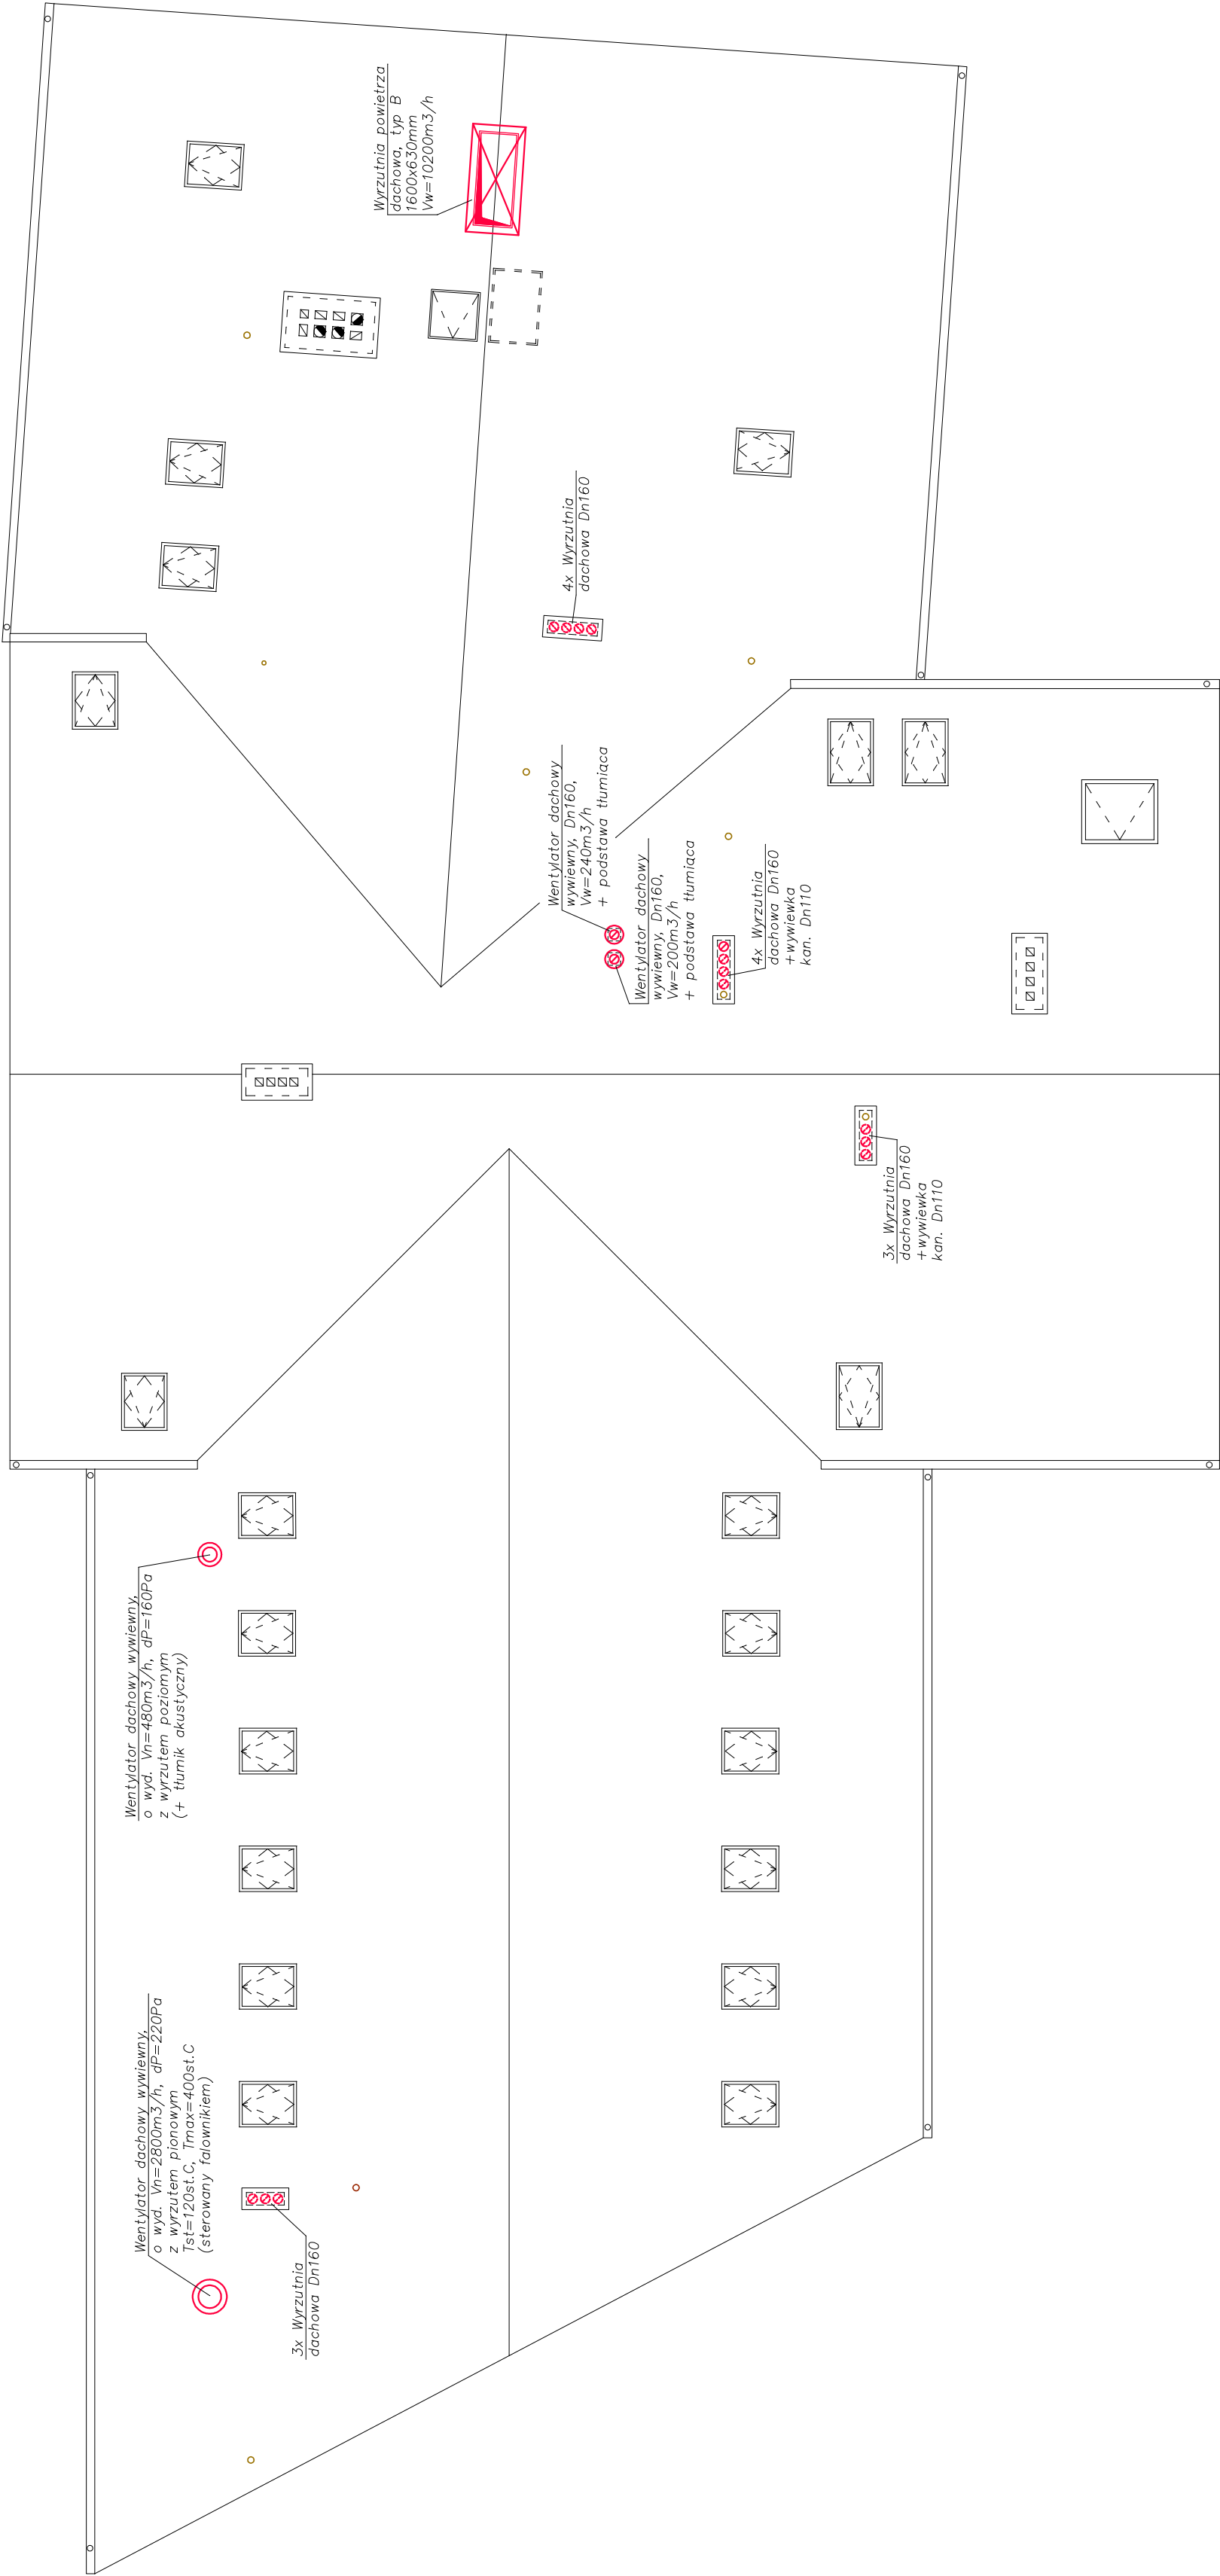

Rozbudowa, przebudowa i nadbudowa istniejącego budynku z garażami, pełniącego funkcję usługową, społeczno-kulturalną, wraz ze zmianą sposobu użytkowania poddasza z przeznaczeniem na cele użytkowe

dz. nr 309, 310, 311, 312 i 858,
jedn. ewid. 180606_2.0005
36-122 Kopcie, gm. Dziadowiec

Gmina Dziadowiec
36-122 Dziadowiec 2

PROJEKTANT:
mgr inż. Marek Drozd
up. nr PDK/0127/POOS/07

SPRAWDZAJĄCY:
mgr inż. Mariusz Mazur
up. nr PDK/0084/POOS/13

ASYSTENT PROJ.:
mgr inż. Jolanta Drozd

ASYSTENT PROJ.:
mgr inż. Magdalena Twardak

INST. SANITARNE

RID-kon

Wsparcie inwestycji

Adres biura: ul. Mostowa 2/I piętro
37-700 Przemyśl, www.ridkon.pl

STAN PROJEKTOWANY

Instalacja wentylacji

Rzut dachu

PB

S-10