

STAN PROJEKTOWANY

Instalacja wod.-kan. - Rzut parteru cz.2

Skala 1:100

SKALA 1:100

Rozbudowa, przebudowa i nadbudowa istniejącego budynku z garażami, pełniącego funkcję usługową, społeczno-kulturalną, wraz ze zmianą sposobu użytkowania poddasza z przeznaczeniem na cele użytkowe

Gmina Dziadowiec 2

36-122 Dziadowiec 2

dz. nr 309, 310, 311, 312 i 858, jedn. ewid. 180606 2.0005

36-122 Kopicie, gm. Dziadowiec

PROJEKTANT:
mgr inż. Marek Drozd
up. nr PDK/0127/POOS/07

ASYSTENT PROJ.:
mgr inż. Magdalena Twardak

INST. SANITARNE

RID-kon

Wsparcie inwestycji

Adres biura: ul. Mostowa 2/I piętro
37-700 Przemyśl, www.ridkon.pl


STAN PROJEKTOWANY

Instalacja wod.-kan.

Rzut parteru cz.2

PW

S-2

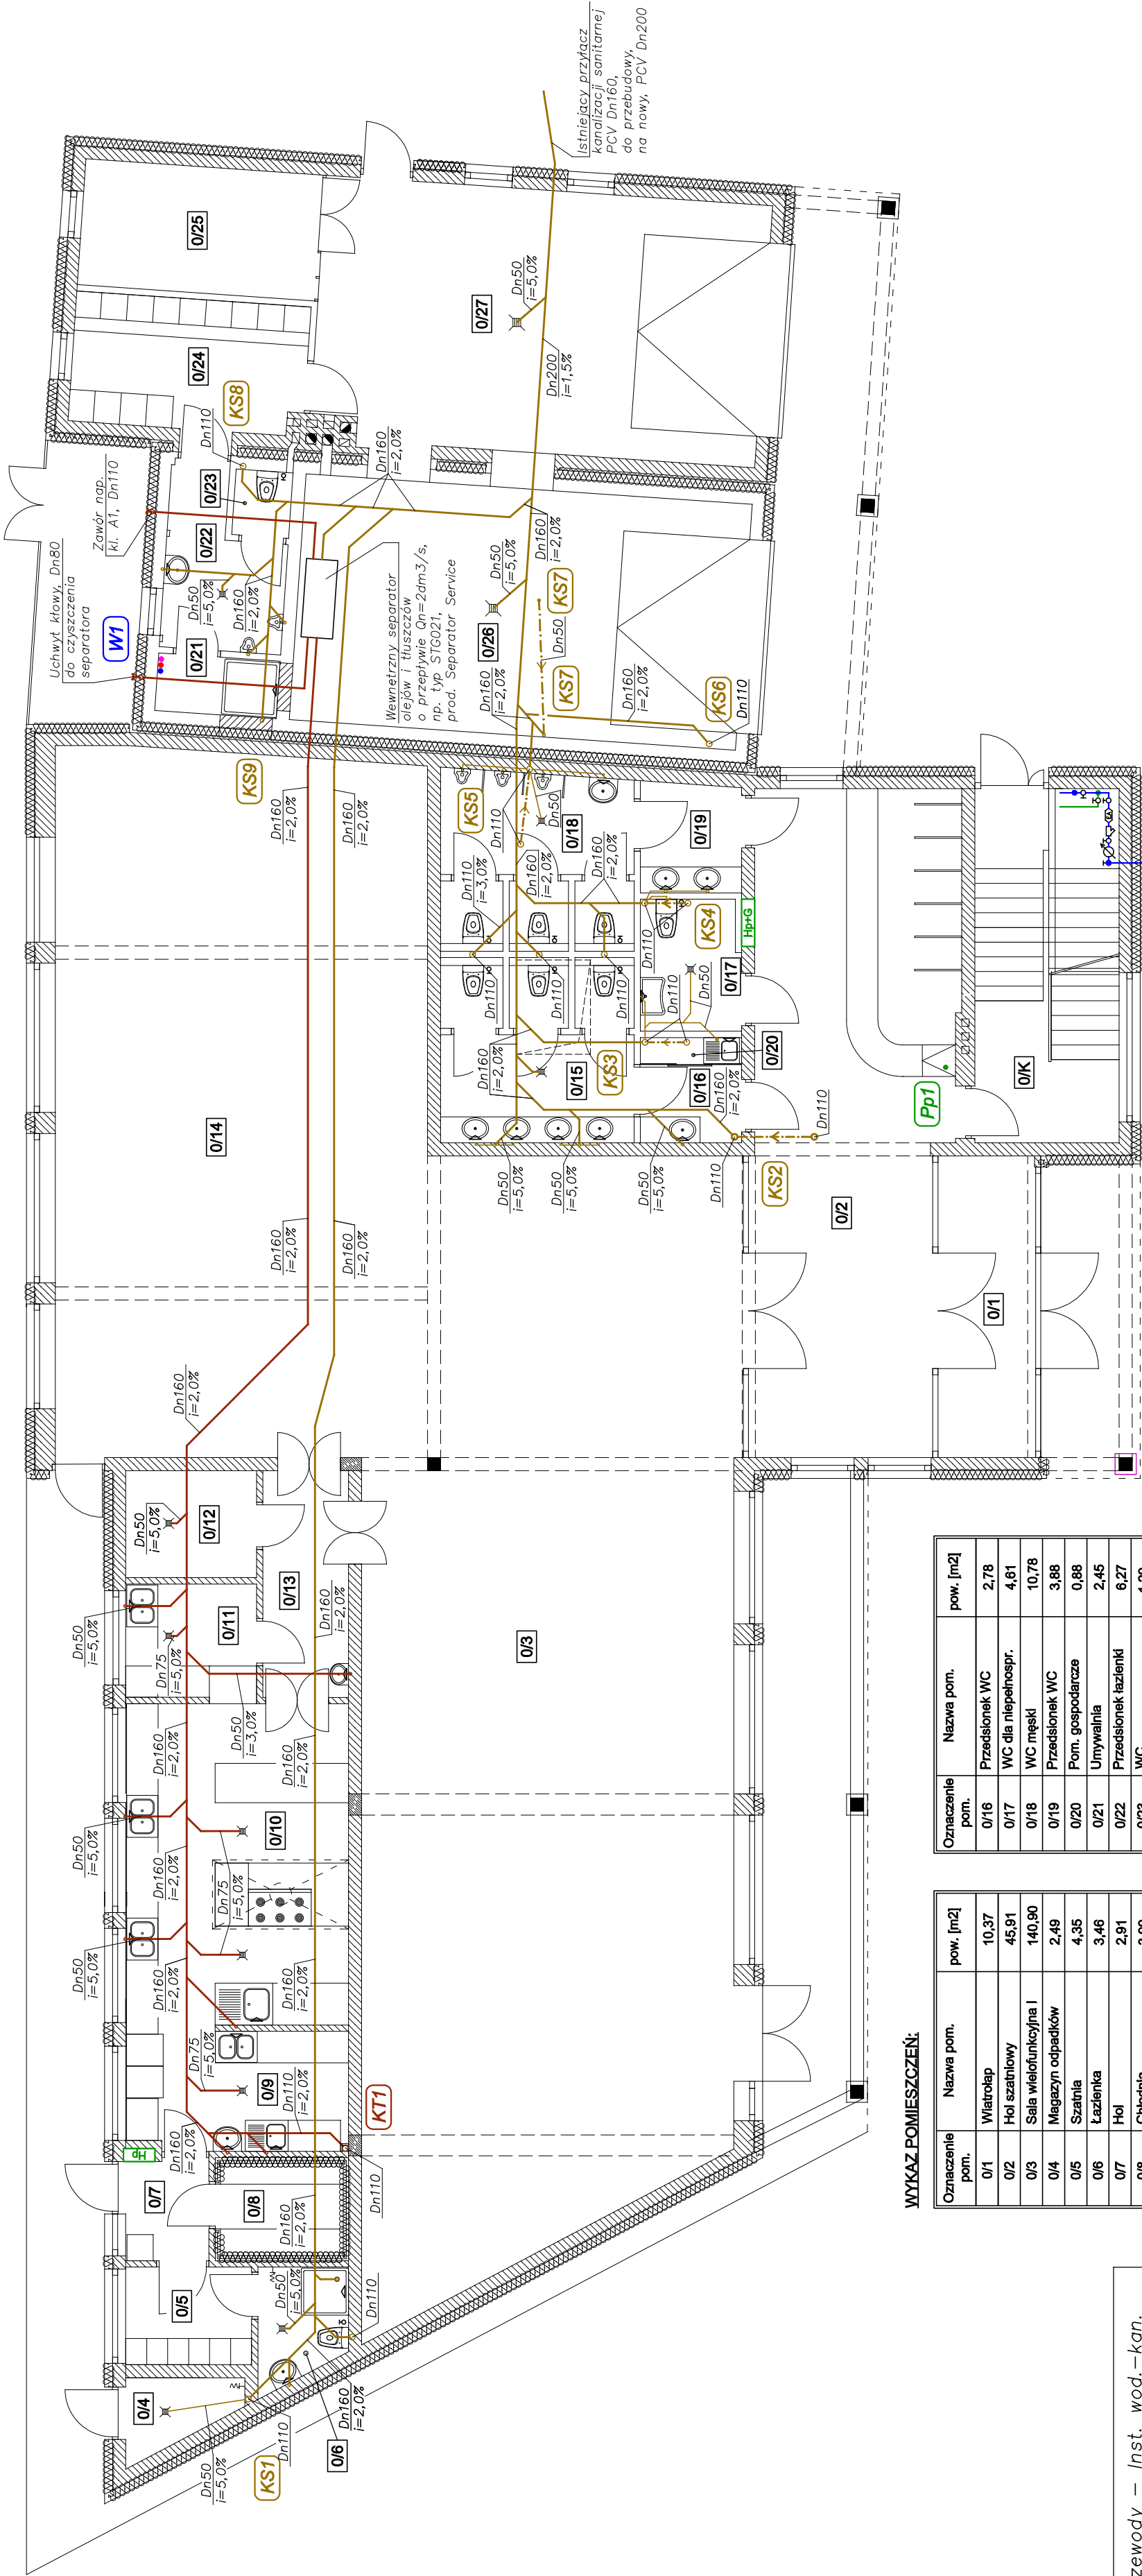

Oznaczenie pom.	Nazwa pom.	pow. [m ²]
0/16	Przedśionek WC	2,78
0/17	WC dla niepełnospr.	4,61
0/18	WC męski	10,78
0/19	Przedśionek WC	3,88
0/20	Pom. gospodarcze	0,88
0/21	Umywalknia	2,45
0/22	Przedśionek łazienki	6,27
0/23	WC	1,29
0/24	Szatknia	10,76
0/25	Magazyn	10,70
0/26	Stanowisko postojowe	39,70
0/27	Stanowisko postojowe	41,94
0/K	Klatka schodowa	17,81
	Łącznie	508,96

Oznaczenie pom.	Nazwa pom.	pow. [m ²]
0/1	Wiatrołap	10,37
0/2	Hol szatniowy	45,91
0/3	Sala wielofunkcyjna I	140,90
0/4	Magazyn odpadków	2,49
0/5	Szatknia	4,35
0/6	Łazienka	3,46
0/7	Hol	2,91
0/8	Chłodnia	3,99
0/9	Obróbka wstępna	5,92
0/10	Kuchnia	29,45
0/11	Zmywalknia	5,25
0/12	Magazyn podręczny	4,97
0/13	Komunikacja	6,86
0/14	Sala wielofunkcyjna II	94,68
0/15	WC damski	11,39

WYKAZ POMIESZCZEŃ:

Przewody – Inst. wod.-kan.

Zimna woda

Ciepła woda użytkowa

Cyrkulacja ciepłej wody

Instalacja p.poż.

Kanalizacja sanitarna

Kan. sanit. pod strzemem

Kanalizacja technologiczna

GRUDZIEŃ 2015