


STAN PROJEKTOWANY

Instalacja wentylacji - Rzut dachu

Skala 1:100

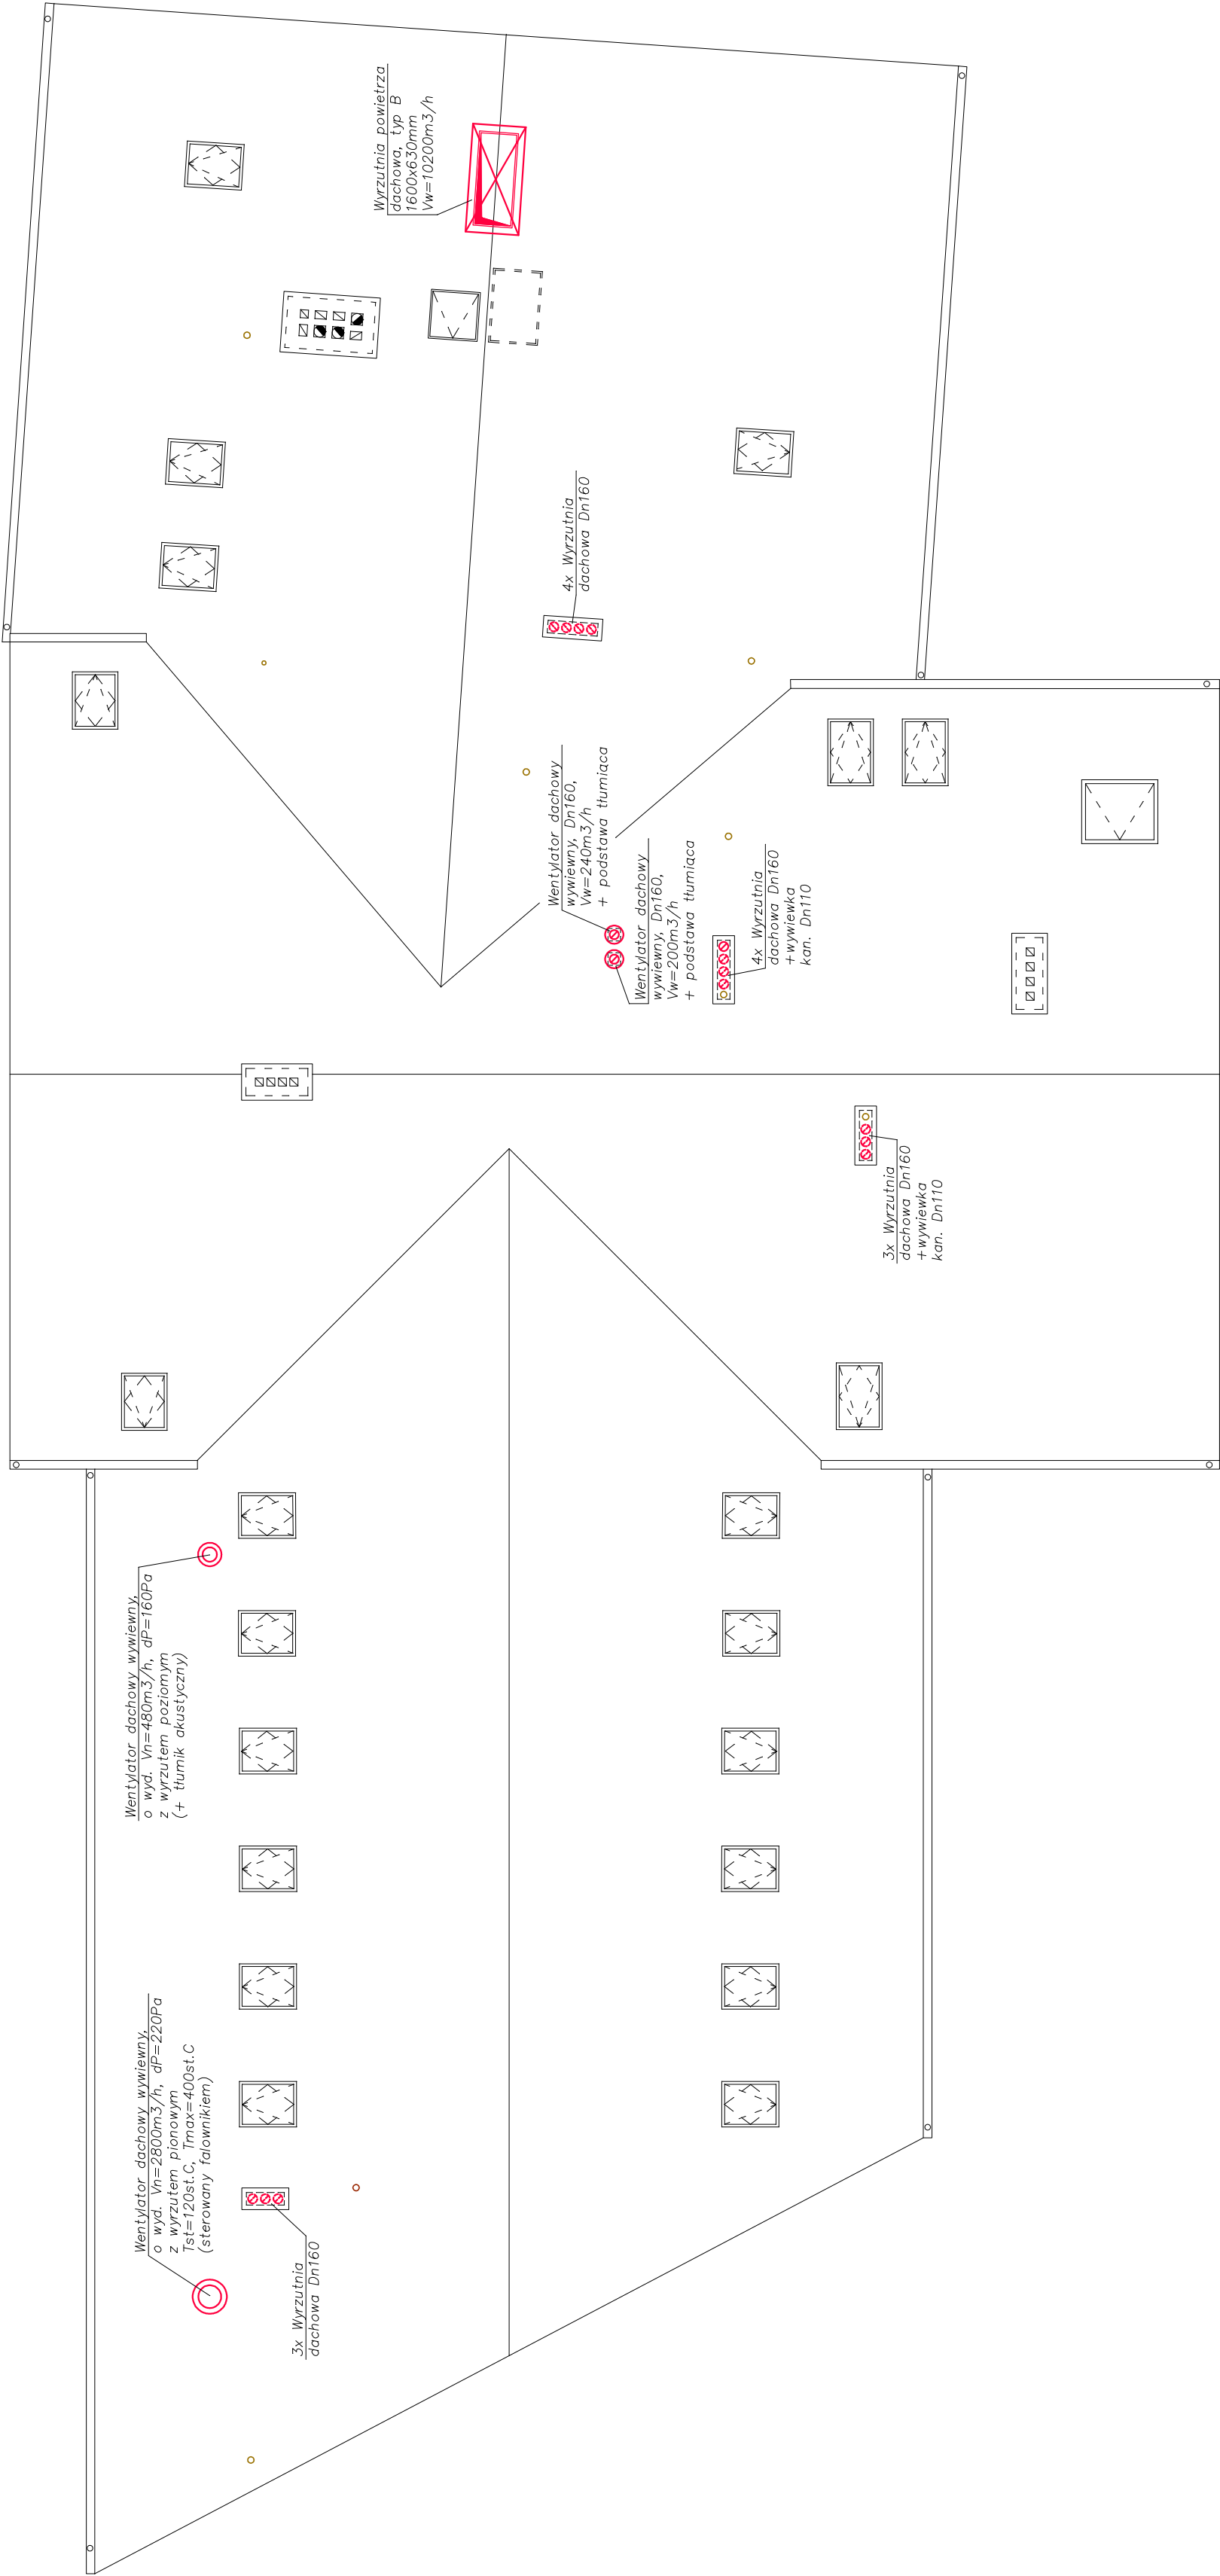

Rozbudowa, przebudowa i nadbudowa istniejącego budynku z garażami, pełniącego funkcję usługową, społeczno-kulturalną, wraz ze zmianą sposobu użytkowania poddasza z przeznaczeniem na cele użytkowe

dz. nr 309, 310, 311, 312 i 858, jedn. ewid. 180606_2.0005, 36-122 Kopcie, gm. Dziłkowiec

Gmina Dziłkowiec 36-122 Dziłkowiec 2

PROJEKTANT:
mgr inż. Marek Drozd
up. nr PDK/0127/POOS/07

ASYSTENT PROJ.:
mgr inż. Magdalena Twardak

INST. SANITARNE

RID-kon

Wsparcie inwestycji

Adres biura: ul. Mostowa 2/I piętro
37-700 Przemyśl, www.ridkon.pl

STAN PROJEKTOWANY

Instalacja wentylacji

Rzut dachu

PW

S-10

GRUDZIEŃ 2015

SKALA 1:100